



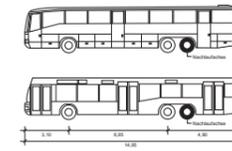

Schleppkurvenachweis für:  
Reisebus 15m 1:500

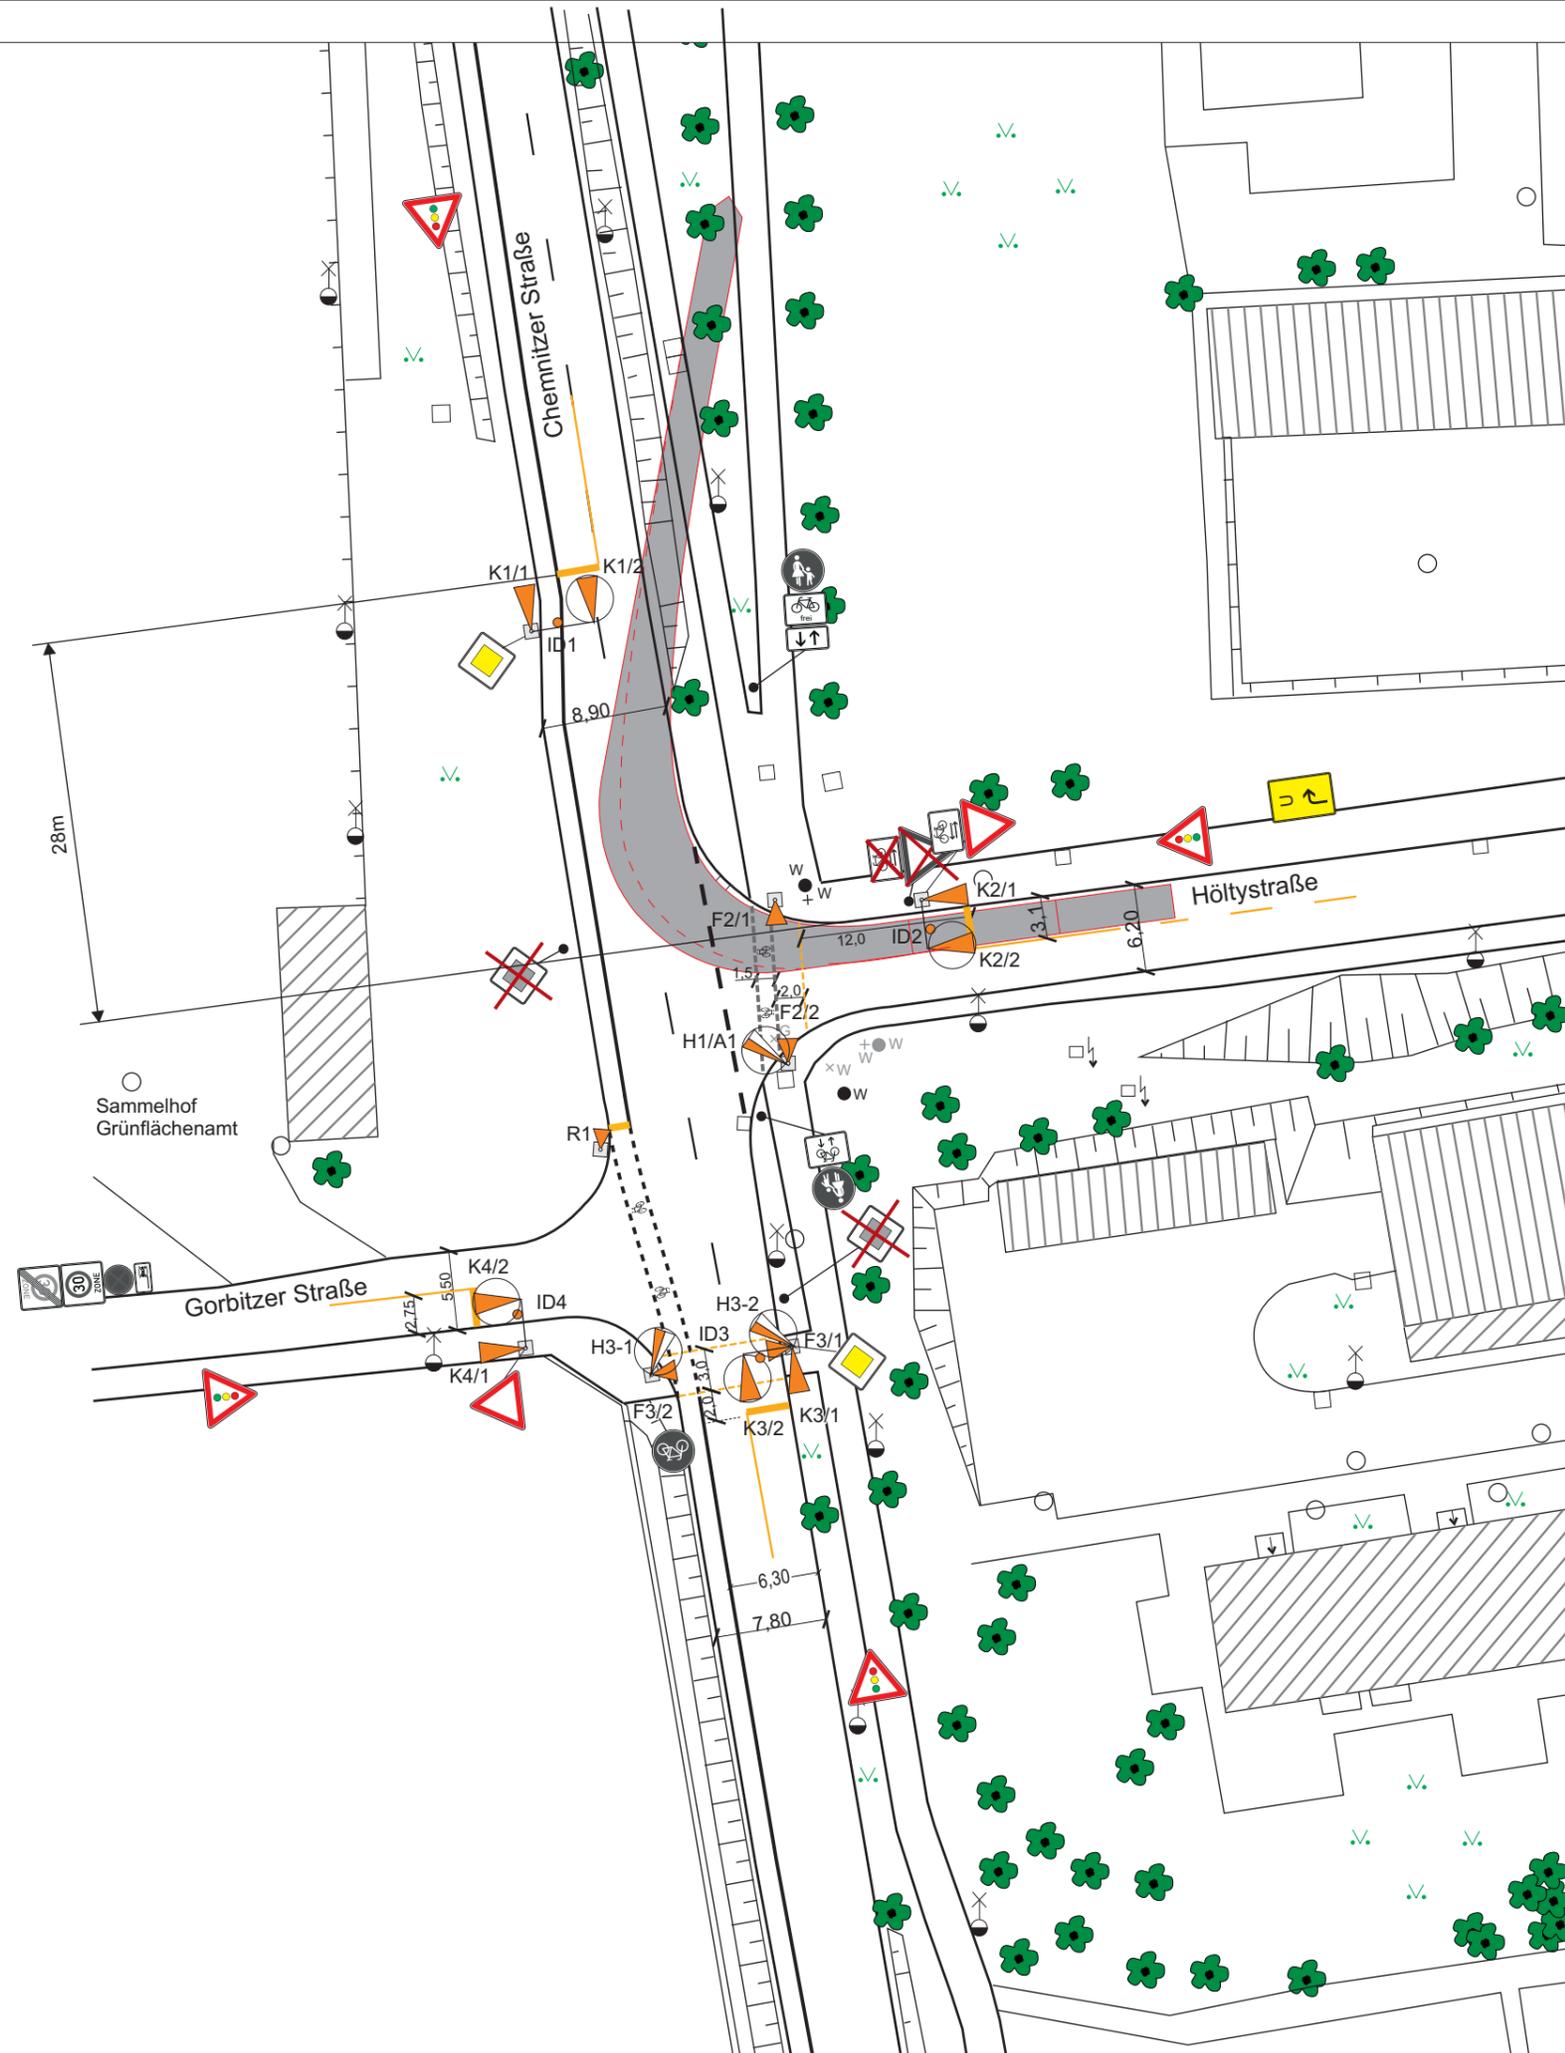

Signalgeber	K1/1, K1/2 K2/1, K2/2 K3/1, K3/2 K4/1, K4/2	H1/A1		F3/1 F3/2	F2/1	F2/2	H3-1 H3-2	R1
Rot			Rot				Gelb	
Gelb			Grün					
Grün								
Leuchtfeld-Ø in mm	200	300		200	200	200	300	110



Dieser Plan ist urheberrechtlich geschützt und darf nicht ohne schriftliches Einverständnis der Urheber weiter verwendet werden!

Ausführende Firma: \_\_\_\_\_ Verantwortlicher Bauleiter: \_\_\_\_\_

Zeitraum: **ab 15.10.2018**  
**bis 19.10.2018** Chemnitzer Straße / Höltzstraße

Bauvorhaben:  
Roseggerstraße  
Auswechslung Trinkwasserleitung in Leipzig  
Verkehrszeichenplan / Signallageplan

<b>B.A.S.</b> Verkehrstechnik AG	Berliner Straße 79 04129 Leipzig	Datum	Name	Maßstab 1:500 (DIN A3)	Plan-Nr. 2
	Tel.: 0341 - 59 68 0 Fax: 0341 - 59 68 210	bearbeitet/ geprüft	Rother/ Beer		
		Telefon	0341- 59 68 268/124		
		Projekt-Nr.	1300032618		